


Particolare dell'ispezione al piede della colonna (solo per tubazioni adiacenti - Scala 1:25)

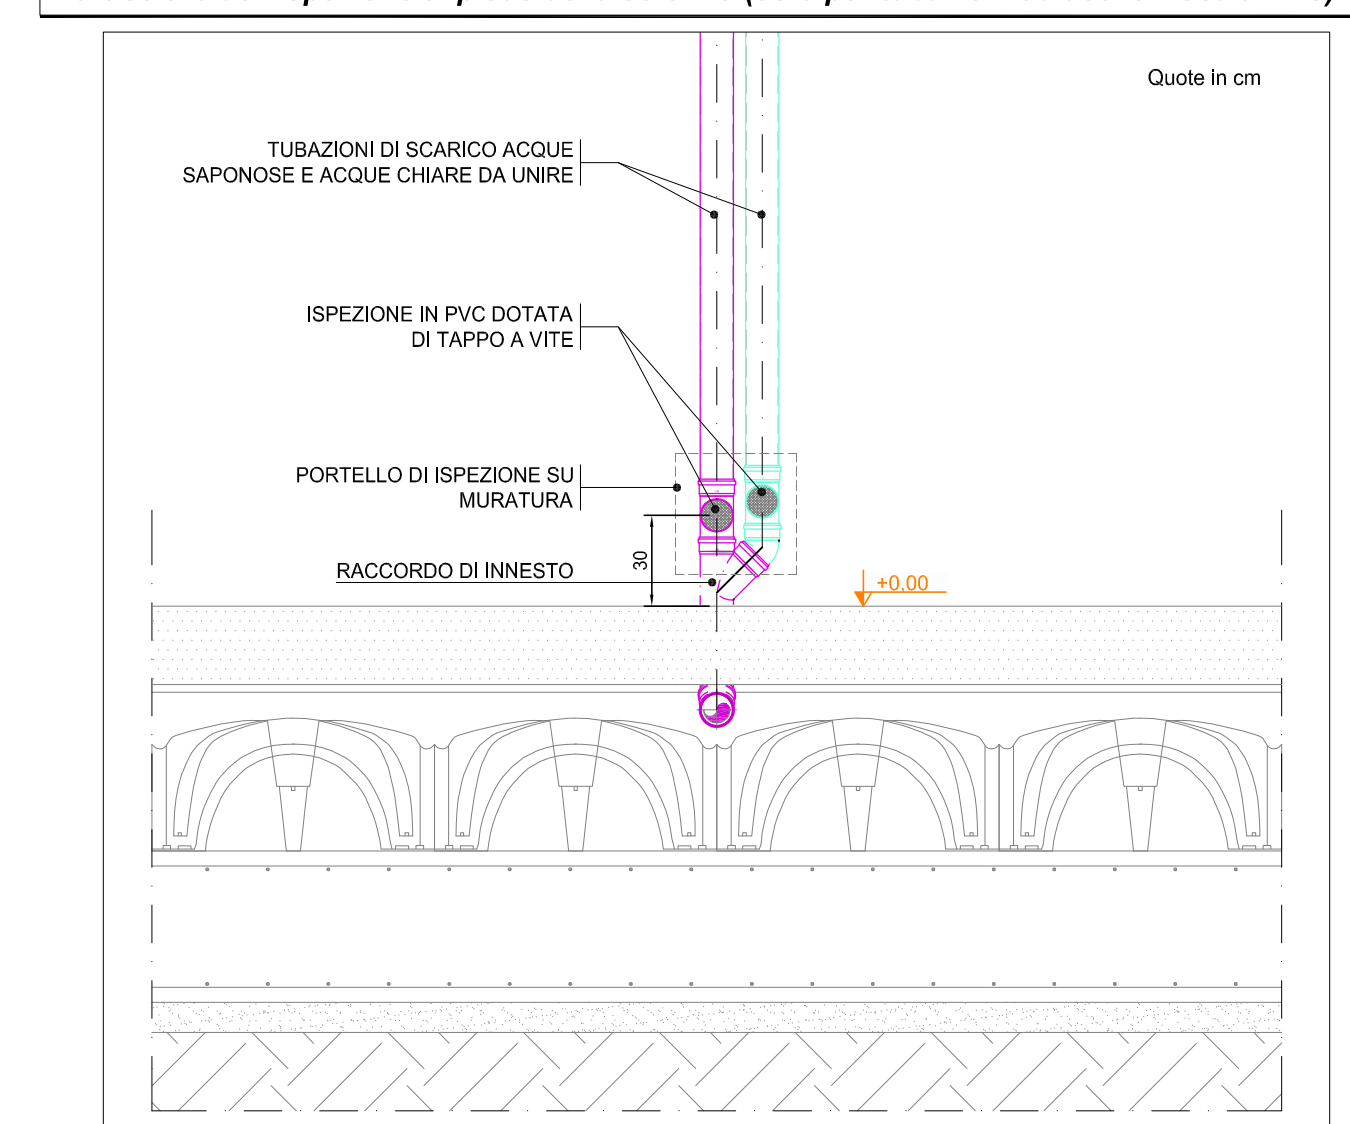


NOTA POZZETTI PER LE CONFLUENZE

COME DISPOSTO NEL REGOLAMENTO COMUNALE, LE CONFLUENZE DOVRANNO AVERE RELATIVE ISPEZIONI. NEI CASI DI CONFLUENZE DI DUE TUBAZIONI SOTTO LA QUOTA +0,00 QUESTE DOVRANNO AVERE TAPPO A VITE E POZZETTO DI ISPEZIONE PROPRIO.

NOTA VERIFICA PENDENZE


E' FATTO OBBLIGO ALL'INSTALLATORE DI VERIFICARE LA QUOTA DI FONDO TUBO DI TUTTE LE TUBAZIONI RAPPRESENTATE NEL PRESENTE ELABORATO IN RELAZIONE ALLA QUOTA DI IMBOCCO NELLA FOGNATURA STRADALE, AVENDO CURA DI VERIFICARE L'ESISTENZA DELLA PENDENZA DELLE TUBAZIONI, NECESSARIE AL CORRETTO DEFLUSSO VERSO LA FOGNATURA.

Planimetria generale (Scala 1:500)

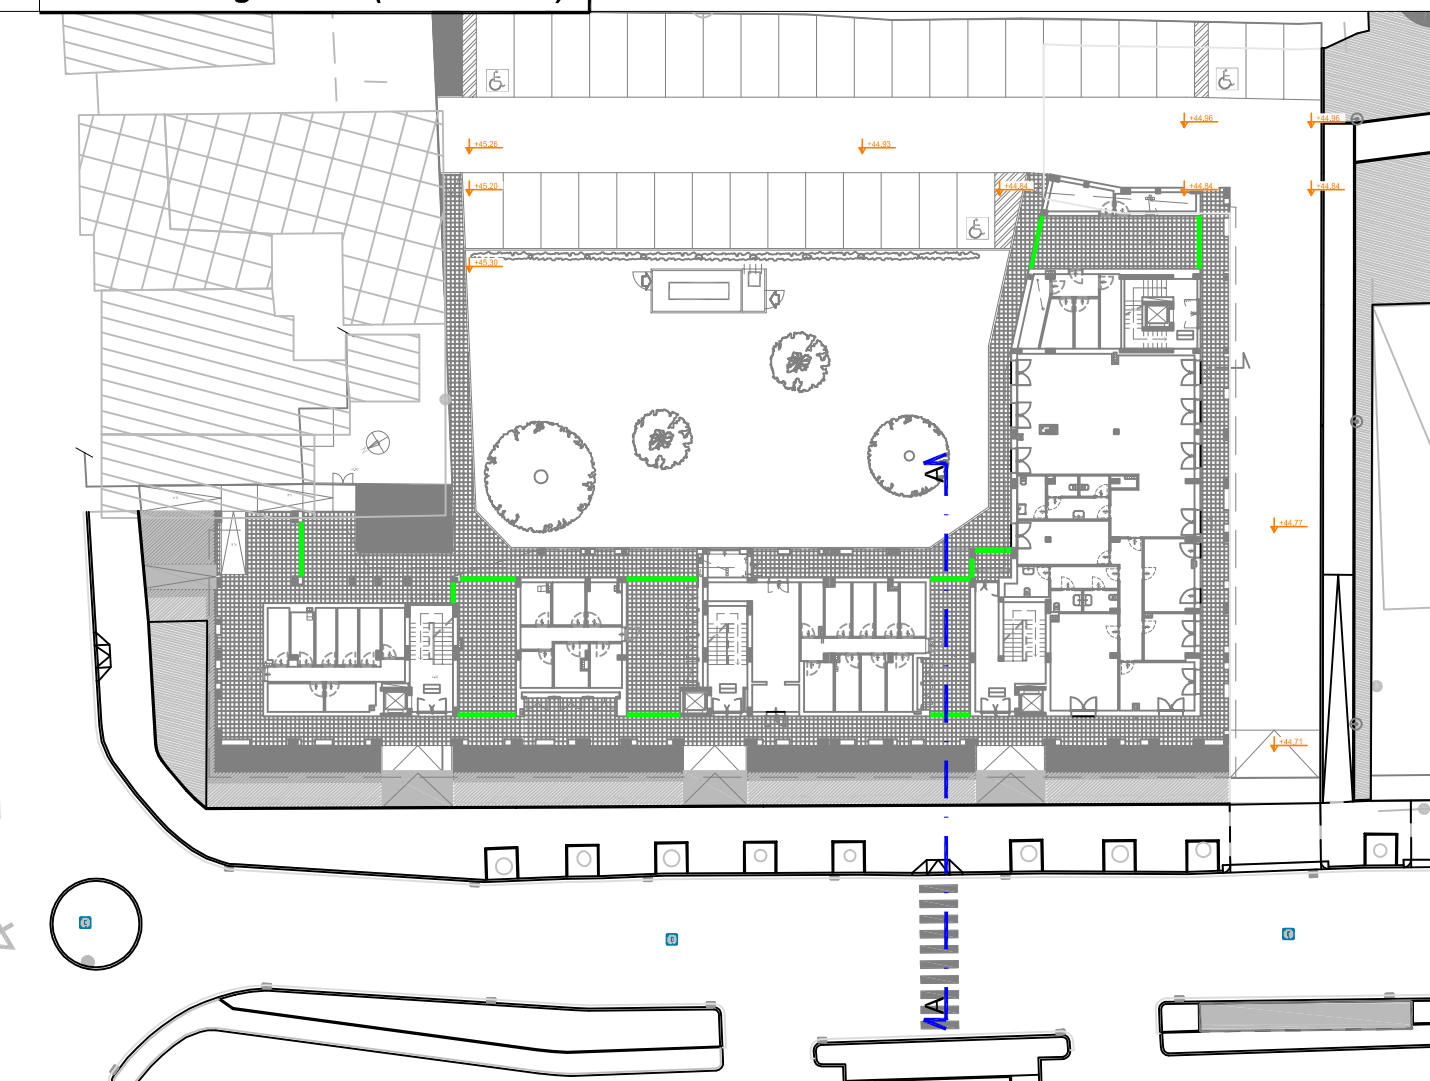

Legenda simbologia utilizzata

- Tubazione di Scarico Acque Nere - PVC SN8
- Tubazione per Ventilazione Fossa Biologica (tricam. +sasp.) - PVC SN8
- Tubazione di Scarico Acque Chiare - PVC SN8
- Tubazione di Scarico Acque Saponose - PVC SN8
- Tubazione di Scarico Acque Pluviali - PVC SN8
- Griglia di scarico a pavimento
- Tappo a vite su tubazione
- Pozzetto d'ispezione
- Pozzetto di Allaccio Acque Meteoriche
- Zona di installazione protezione tubazioni gas sotto pavimento h 10 cm (UNI 7129-1 p.to 4.6.2.3)
- Cardella in Ghisa Stereale - Dm 400x400 (verso di installazione da verificare con l'effettiva pendenza)
- Pozzetto d'ispezione al Piede della calata pluviale
- Quota Fondo Fogn.
- Zona passaggio tubazioni Gas Metano sotto pavimento in apposito alloggiamento

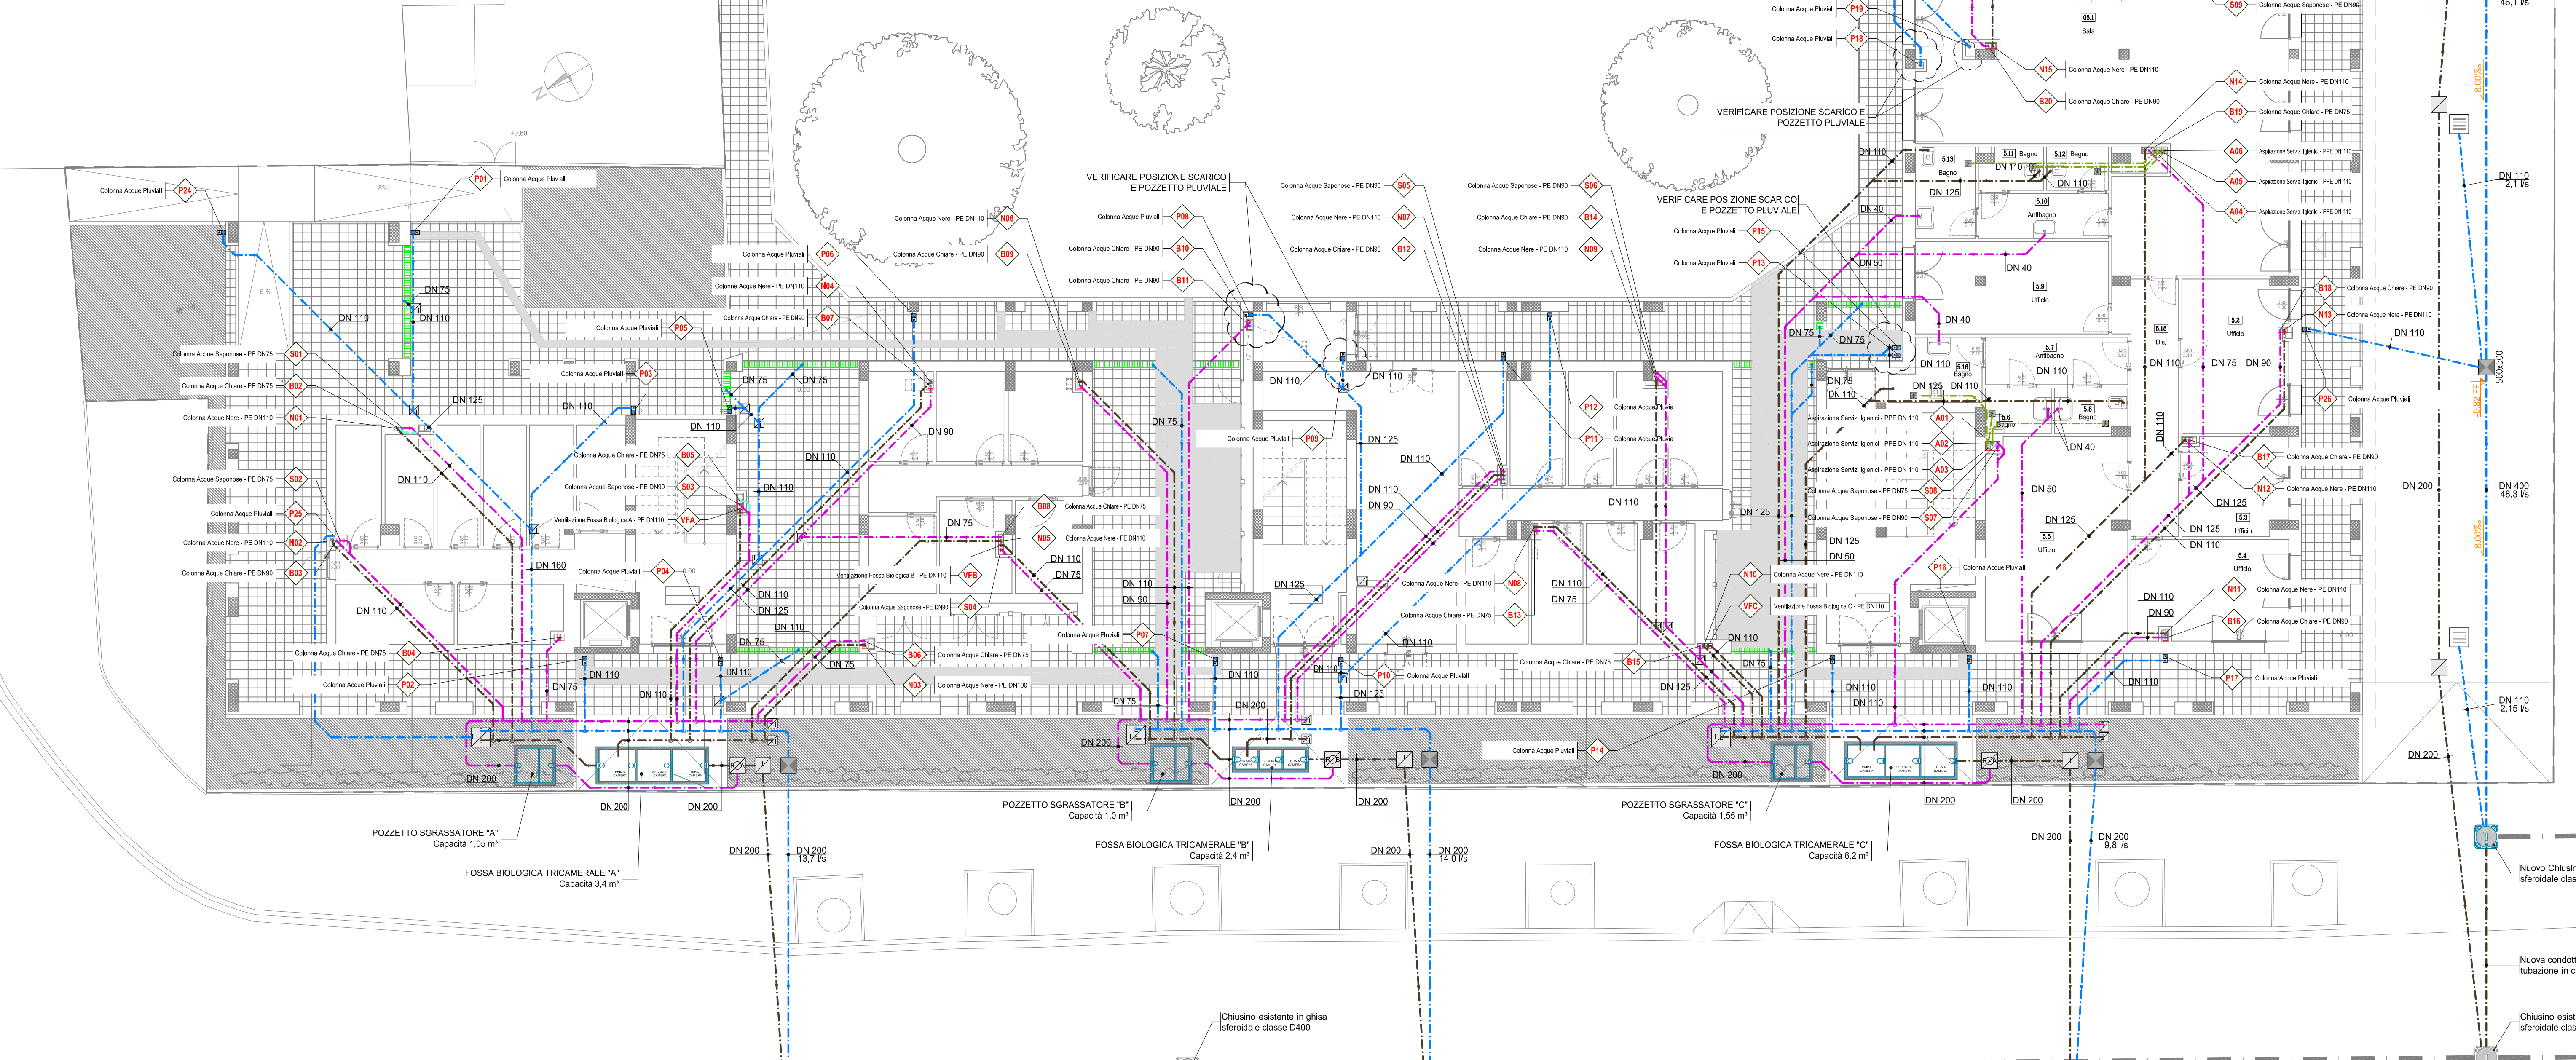

COMUNE DI PRATO
Loc. San Giusto

PROGRAMMA INTEGRATO DI INTERVENTO "SAN GIUSTO / GELLO"
Piano di zona S.Giusto Z.2/11

LOTTO AA
Complesso di Edilizia Residenziale Sovvenzionata per 29 alloggi
(di cui 15 da D.D.R.T. 5020/2010 - 14 da risorse di reinvestimenti) e Centro Civico

PROGETTO IMPIANTI E PRELAVORI DI COMPLETAMENTO

COMMITTENTE: E.P.P. Edilizia Pubblica Pratese
Presidente: Ing. FEDERICO MAZZONI

RESPONSABILE DEL PROCEDIMENTO: Ing. GIULIA BORDINA (E.P.P. S.p.A.)

PROGETTO STRUTTURE, IMPIANTI
COORDINAMENTO DELLA SICUREZZA
IN FASE DI PROGETTAZIONE: Ing. ANDREA GUIDOTTI

COLLABORATORE IMPIANTI: p.t. GIORGIO FALCHI

ELABORATO: IMPIANTO DI SCARICO E PLUVIALI
PIANTA PIANO TERRA

CONSEGNA PREVISTA: 29/08/2016
EFFETTIVA: 12/08/2016
SCALA: 1:100