
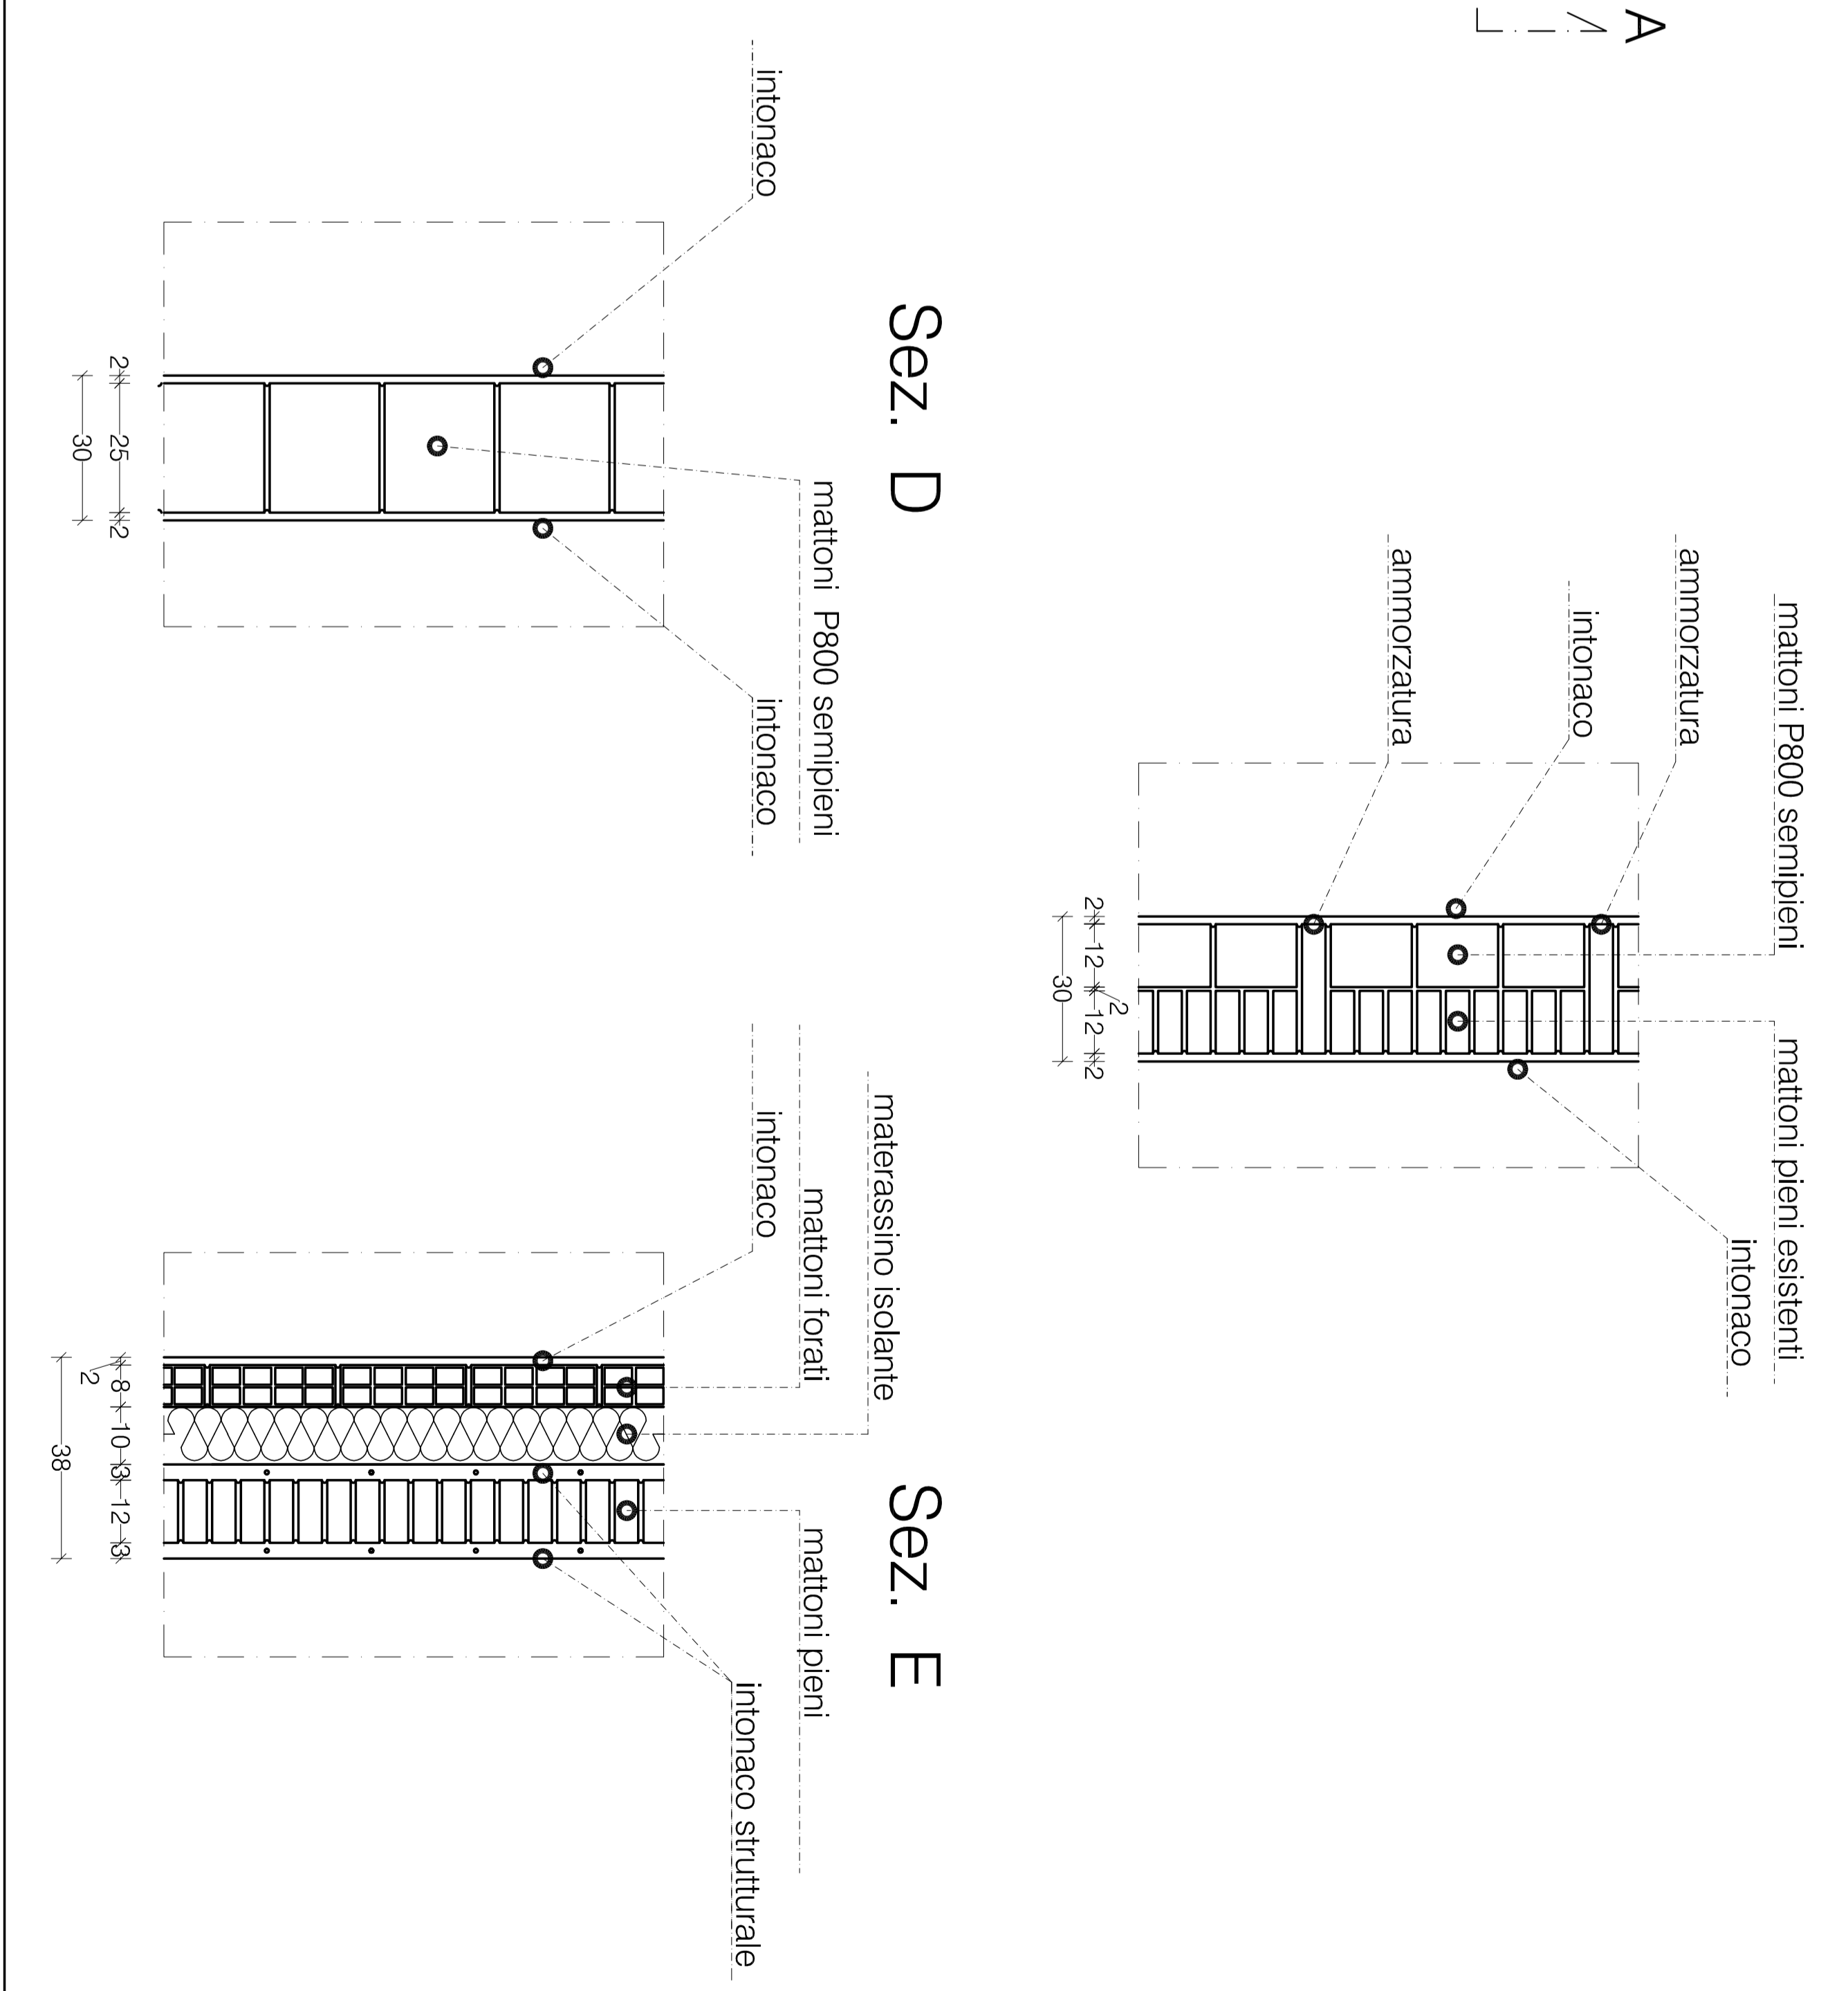
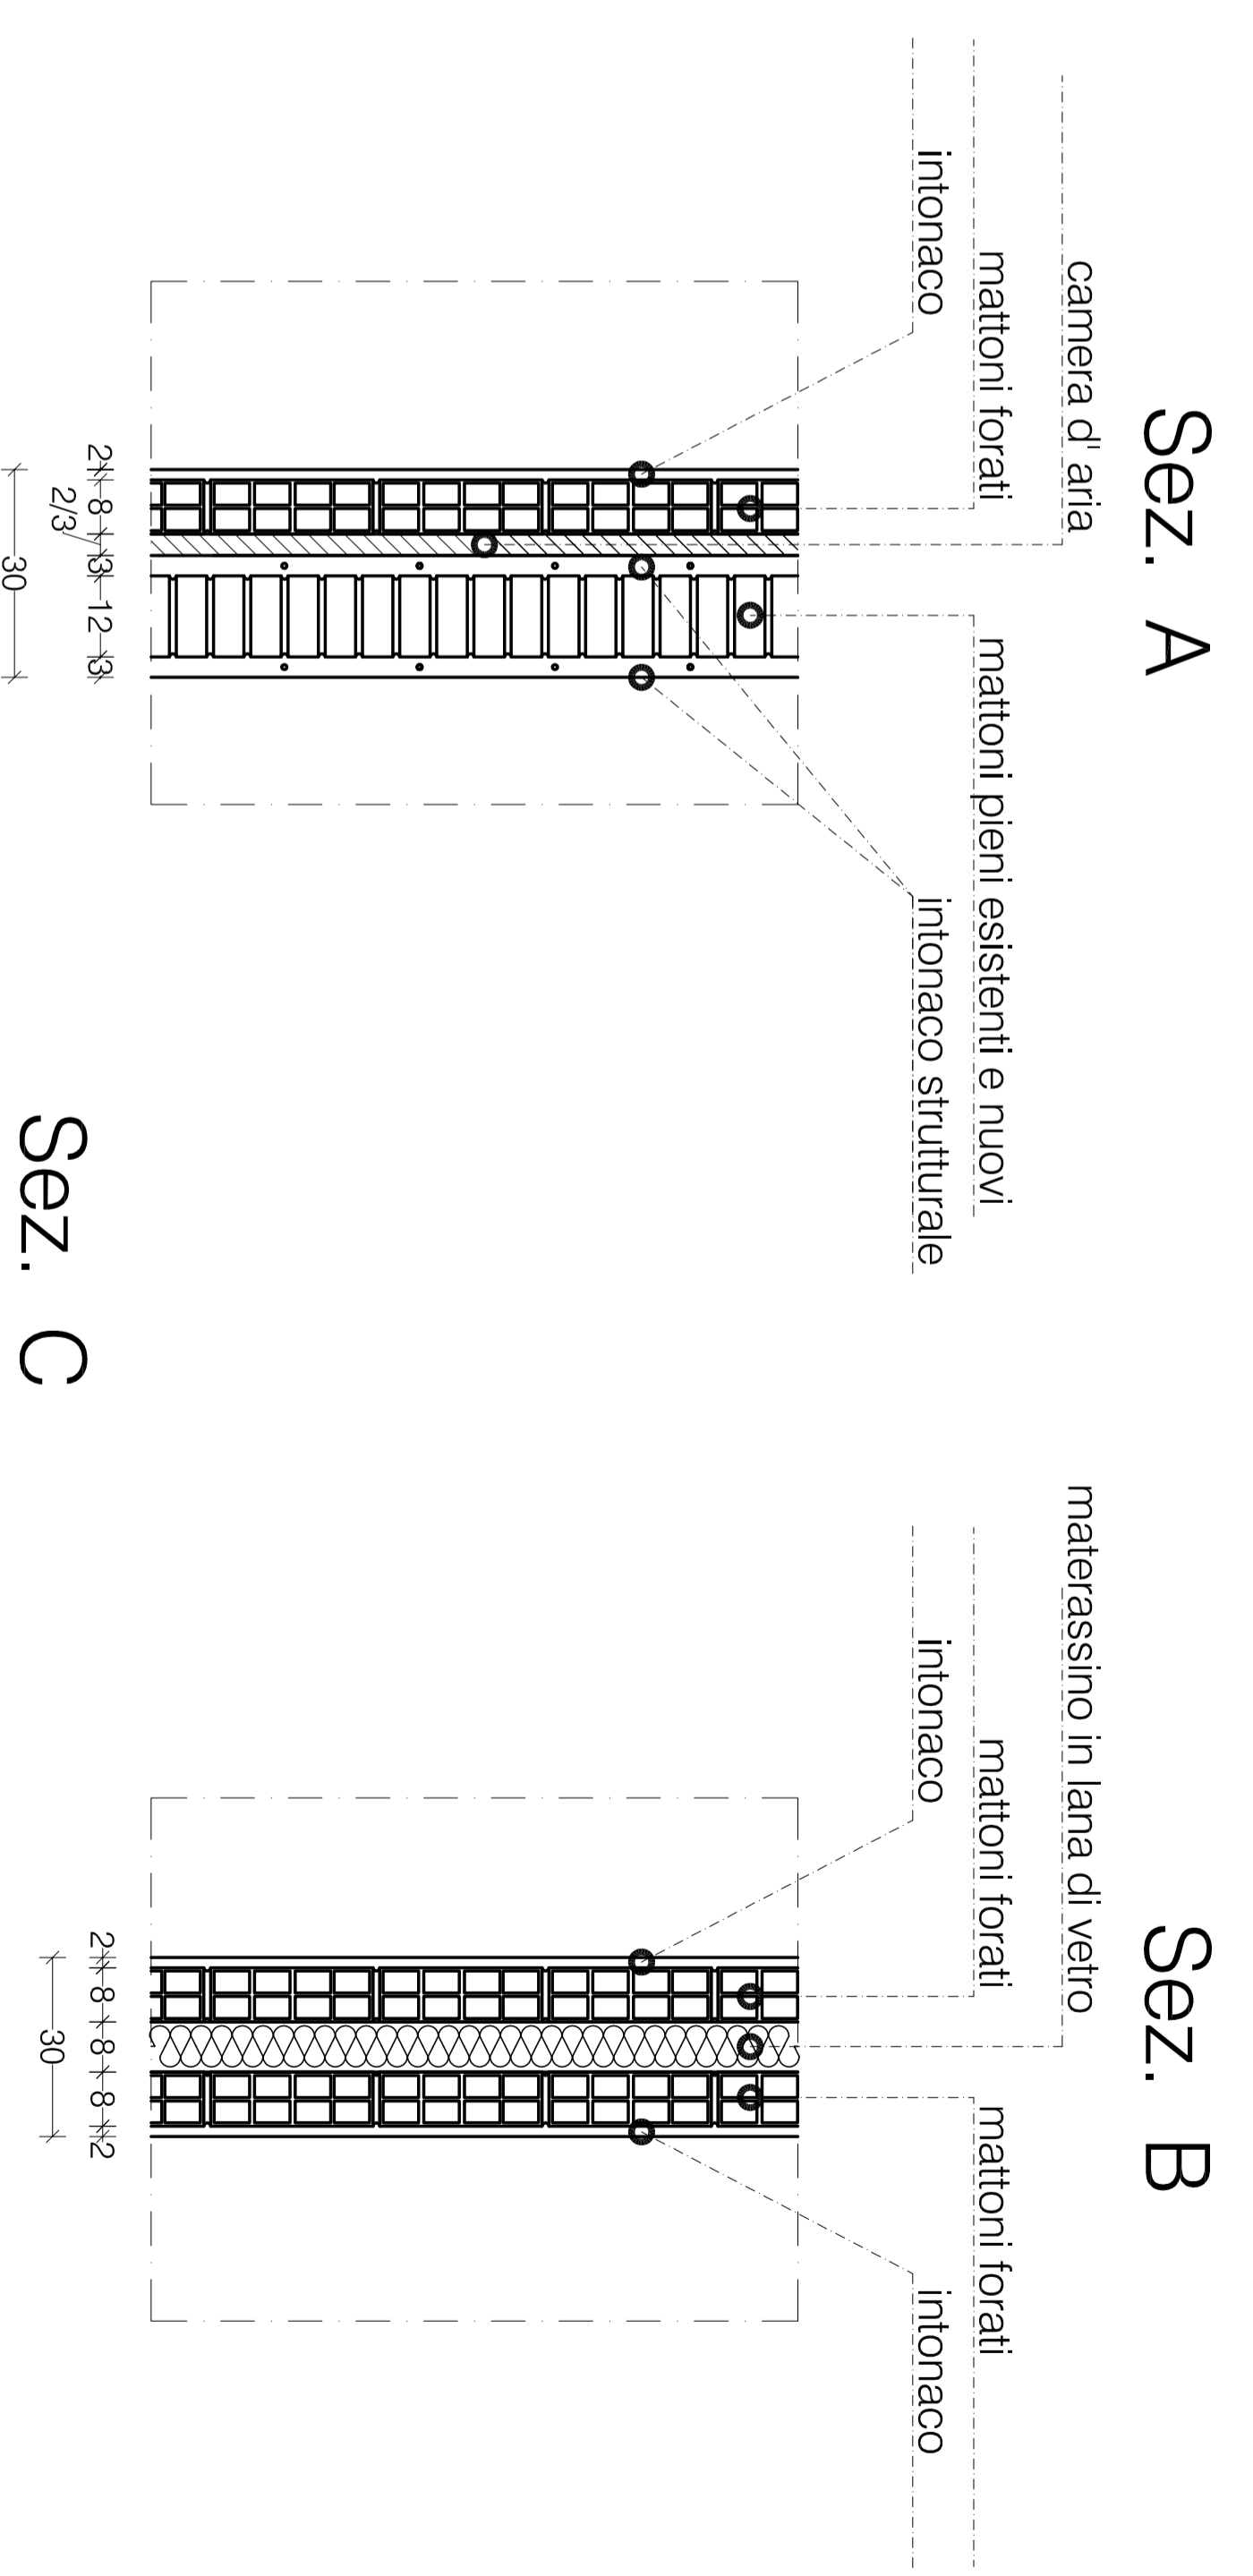


SIMBOLI	DESCRIZIONE
●	PERCORSO TUBAZIONI NEL CONTROSSOFFITTO
⊗	ACQUE METEORICHE
⊖	ACQUE CHIARE
⊙	ACQUE NERE
⊕	ESALZAZIONE COLONNE DI SCARICO E FOSSA BIOLOGICA
⊖	CANNA FUMARIA PER CUCINE
⊕	PUNTO DI ESALZAZIONE CUCINE
⊗	CONDOTTI DI MANDATA PER IMPIANTO ARIA
⊗	INGOMBRO CONTABILIZZATORI
○ ○ ○ ○	COLONNE MONTANTI ACQUA-GAS - ENEL

COMUNE DI PRATO	
RISANAMENTO CONSERVATIVO DI FABBRICATO PER CIVILE ABITAZIONE Via Bologna n° 71 - Prato	
PROGETTO ESECUTIVO	
STATO DI PROGETTO	
Pianta Piano Primo - Particolare tipi di Murature	
PROGETTISTA	gruppo Arch. M. Lucchini
RICHIEDENTE	Er. P. S.p.a. (Ente Pubblico Pratese)
PROPRIETA	COMUNE DI PRATO
TA.V. 5	Scala: 1/50
Gennaio 2015	

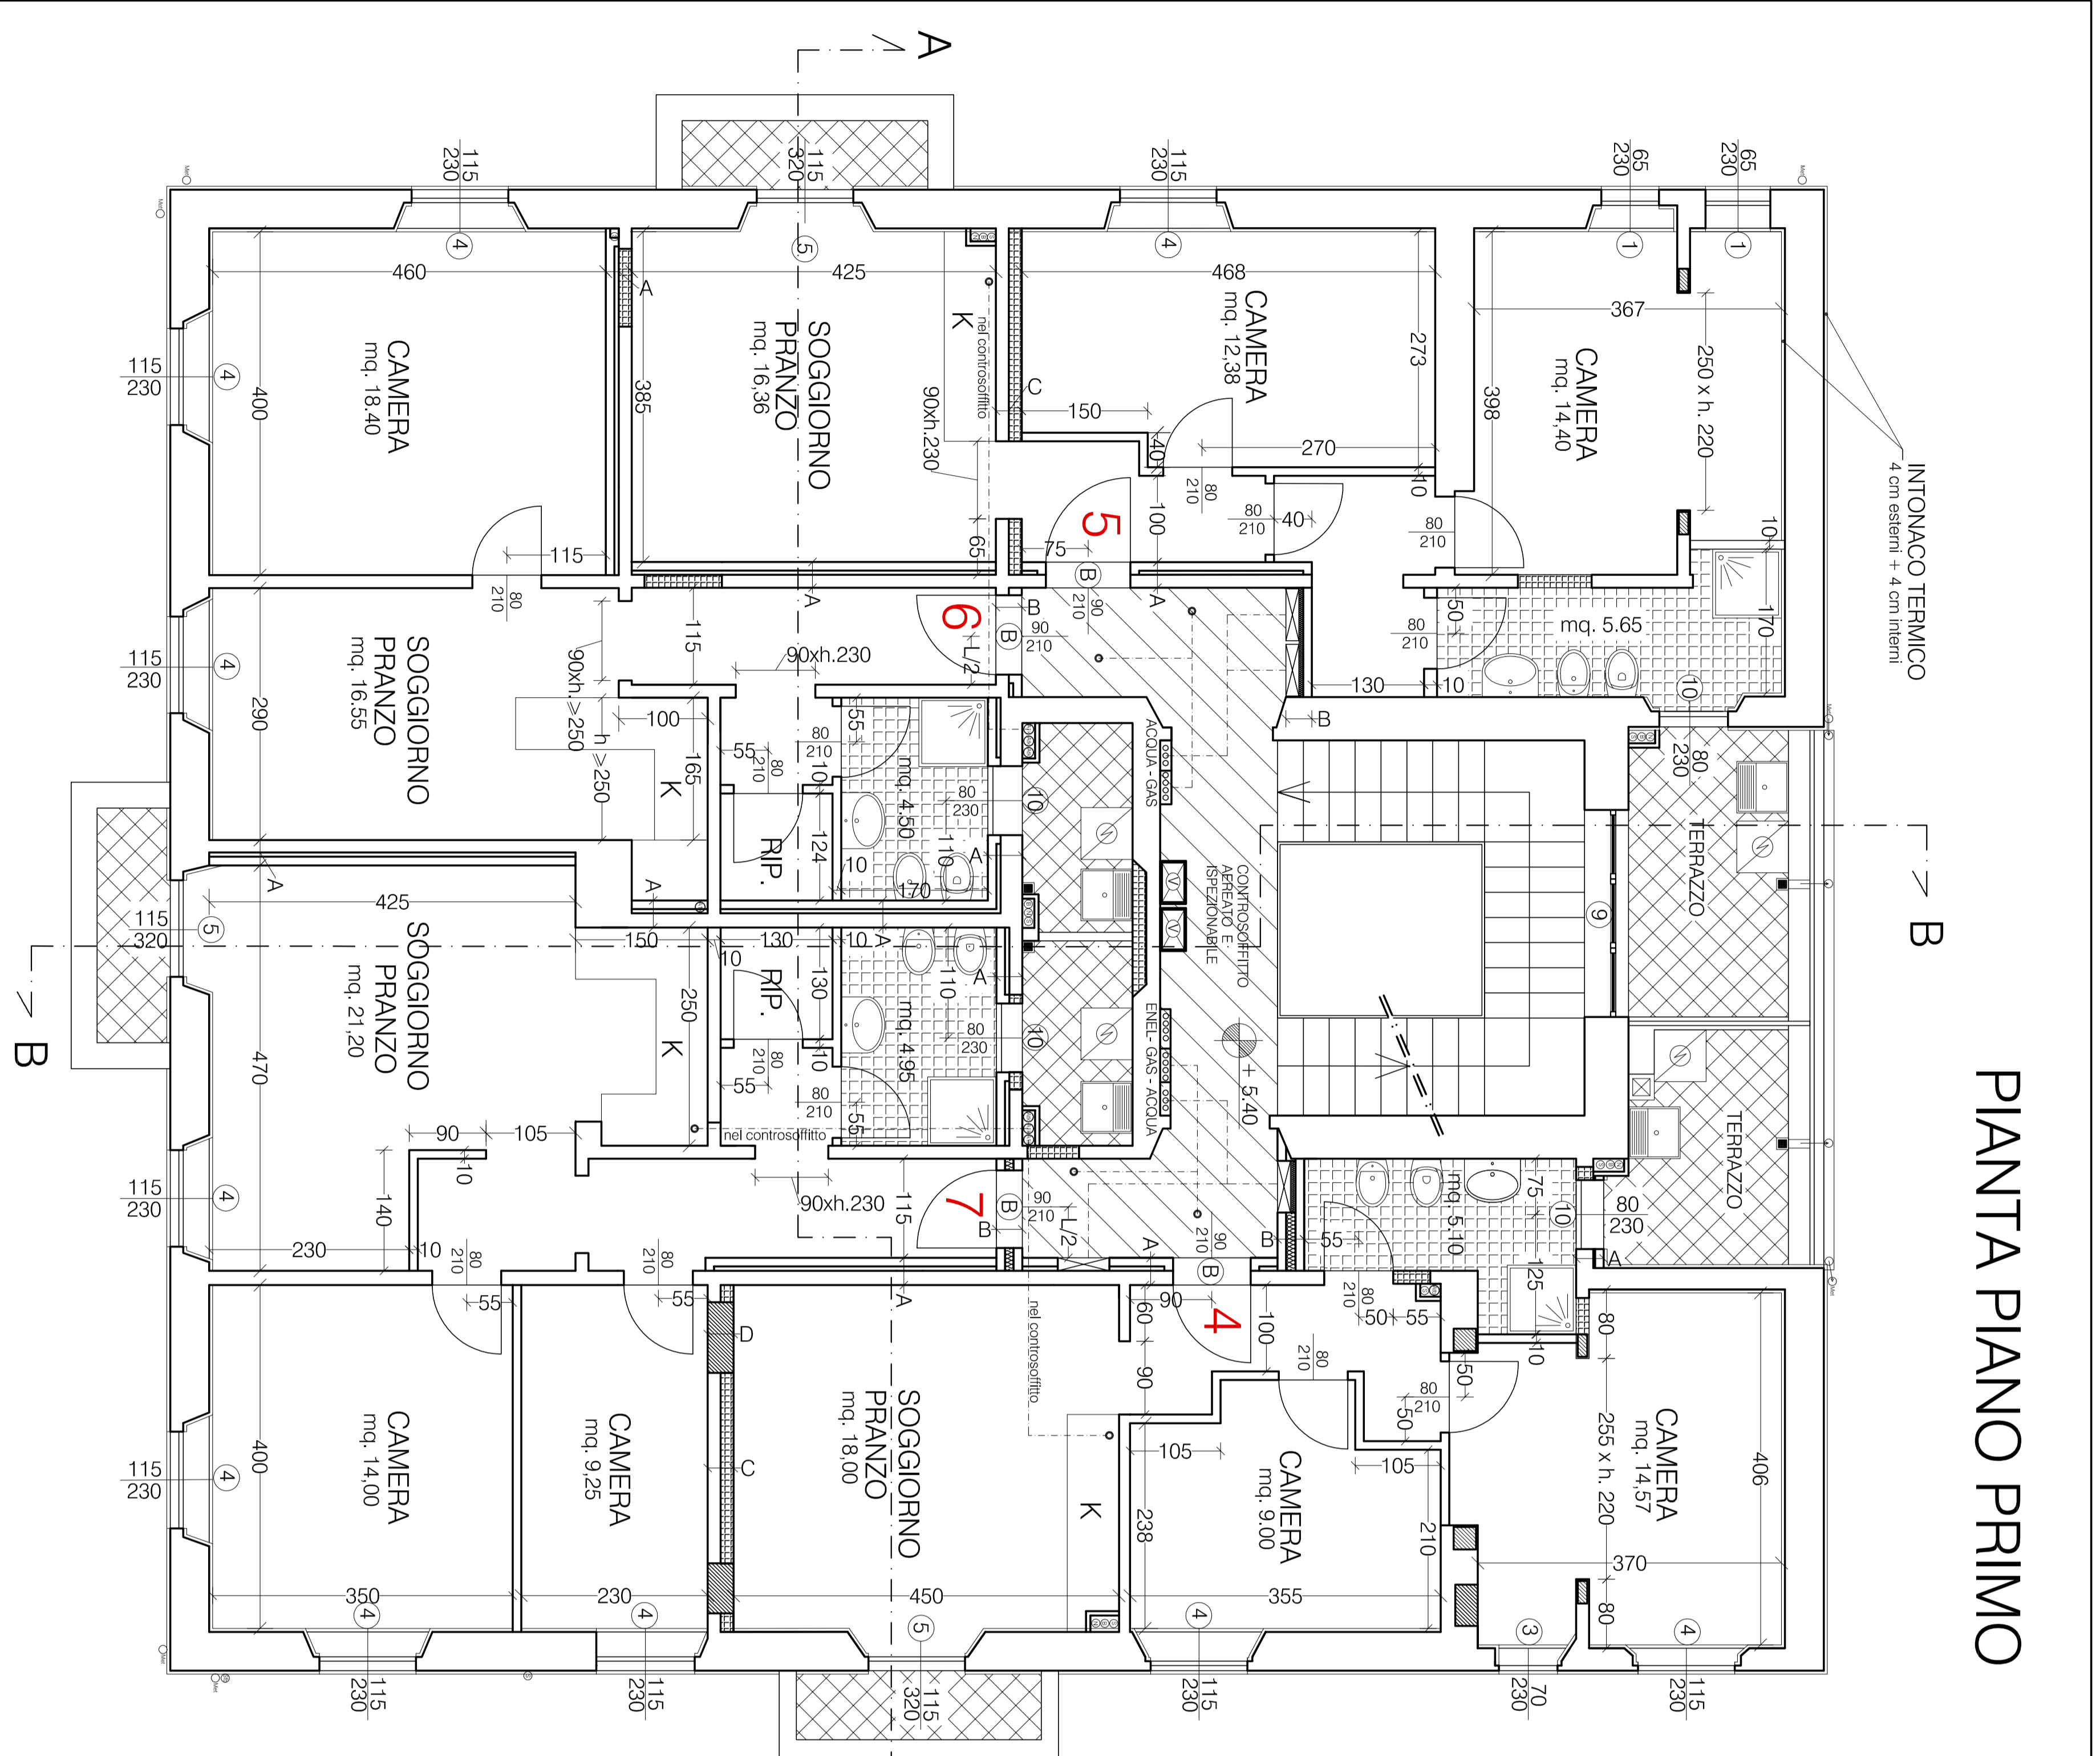

ATTENZIONE !!
LE MISURE RIPORTATE SU QUESTO GRAFICO ESECUTIVO
SI INTENDONO AD OPERA FINITA